


instalacja wod-kan

STAN PROJEKTOWANY
SKALA 1:50

LEGENDA:

- zimna woda użytkowa
- ciepła woda użytkowa
- kanalizacja sanitarna
- punkt poboru wody zimnej
- punkt poboru wody ciepłej
- odpływ kanalizacyjny
- odwodnienie liniowe
- kierunek spadku rurociągu
- średnica rurociągu z.w.u.
- średnica rurociągu c.w.u.
- średnica rurociągu kanalizacji

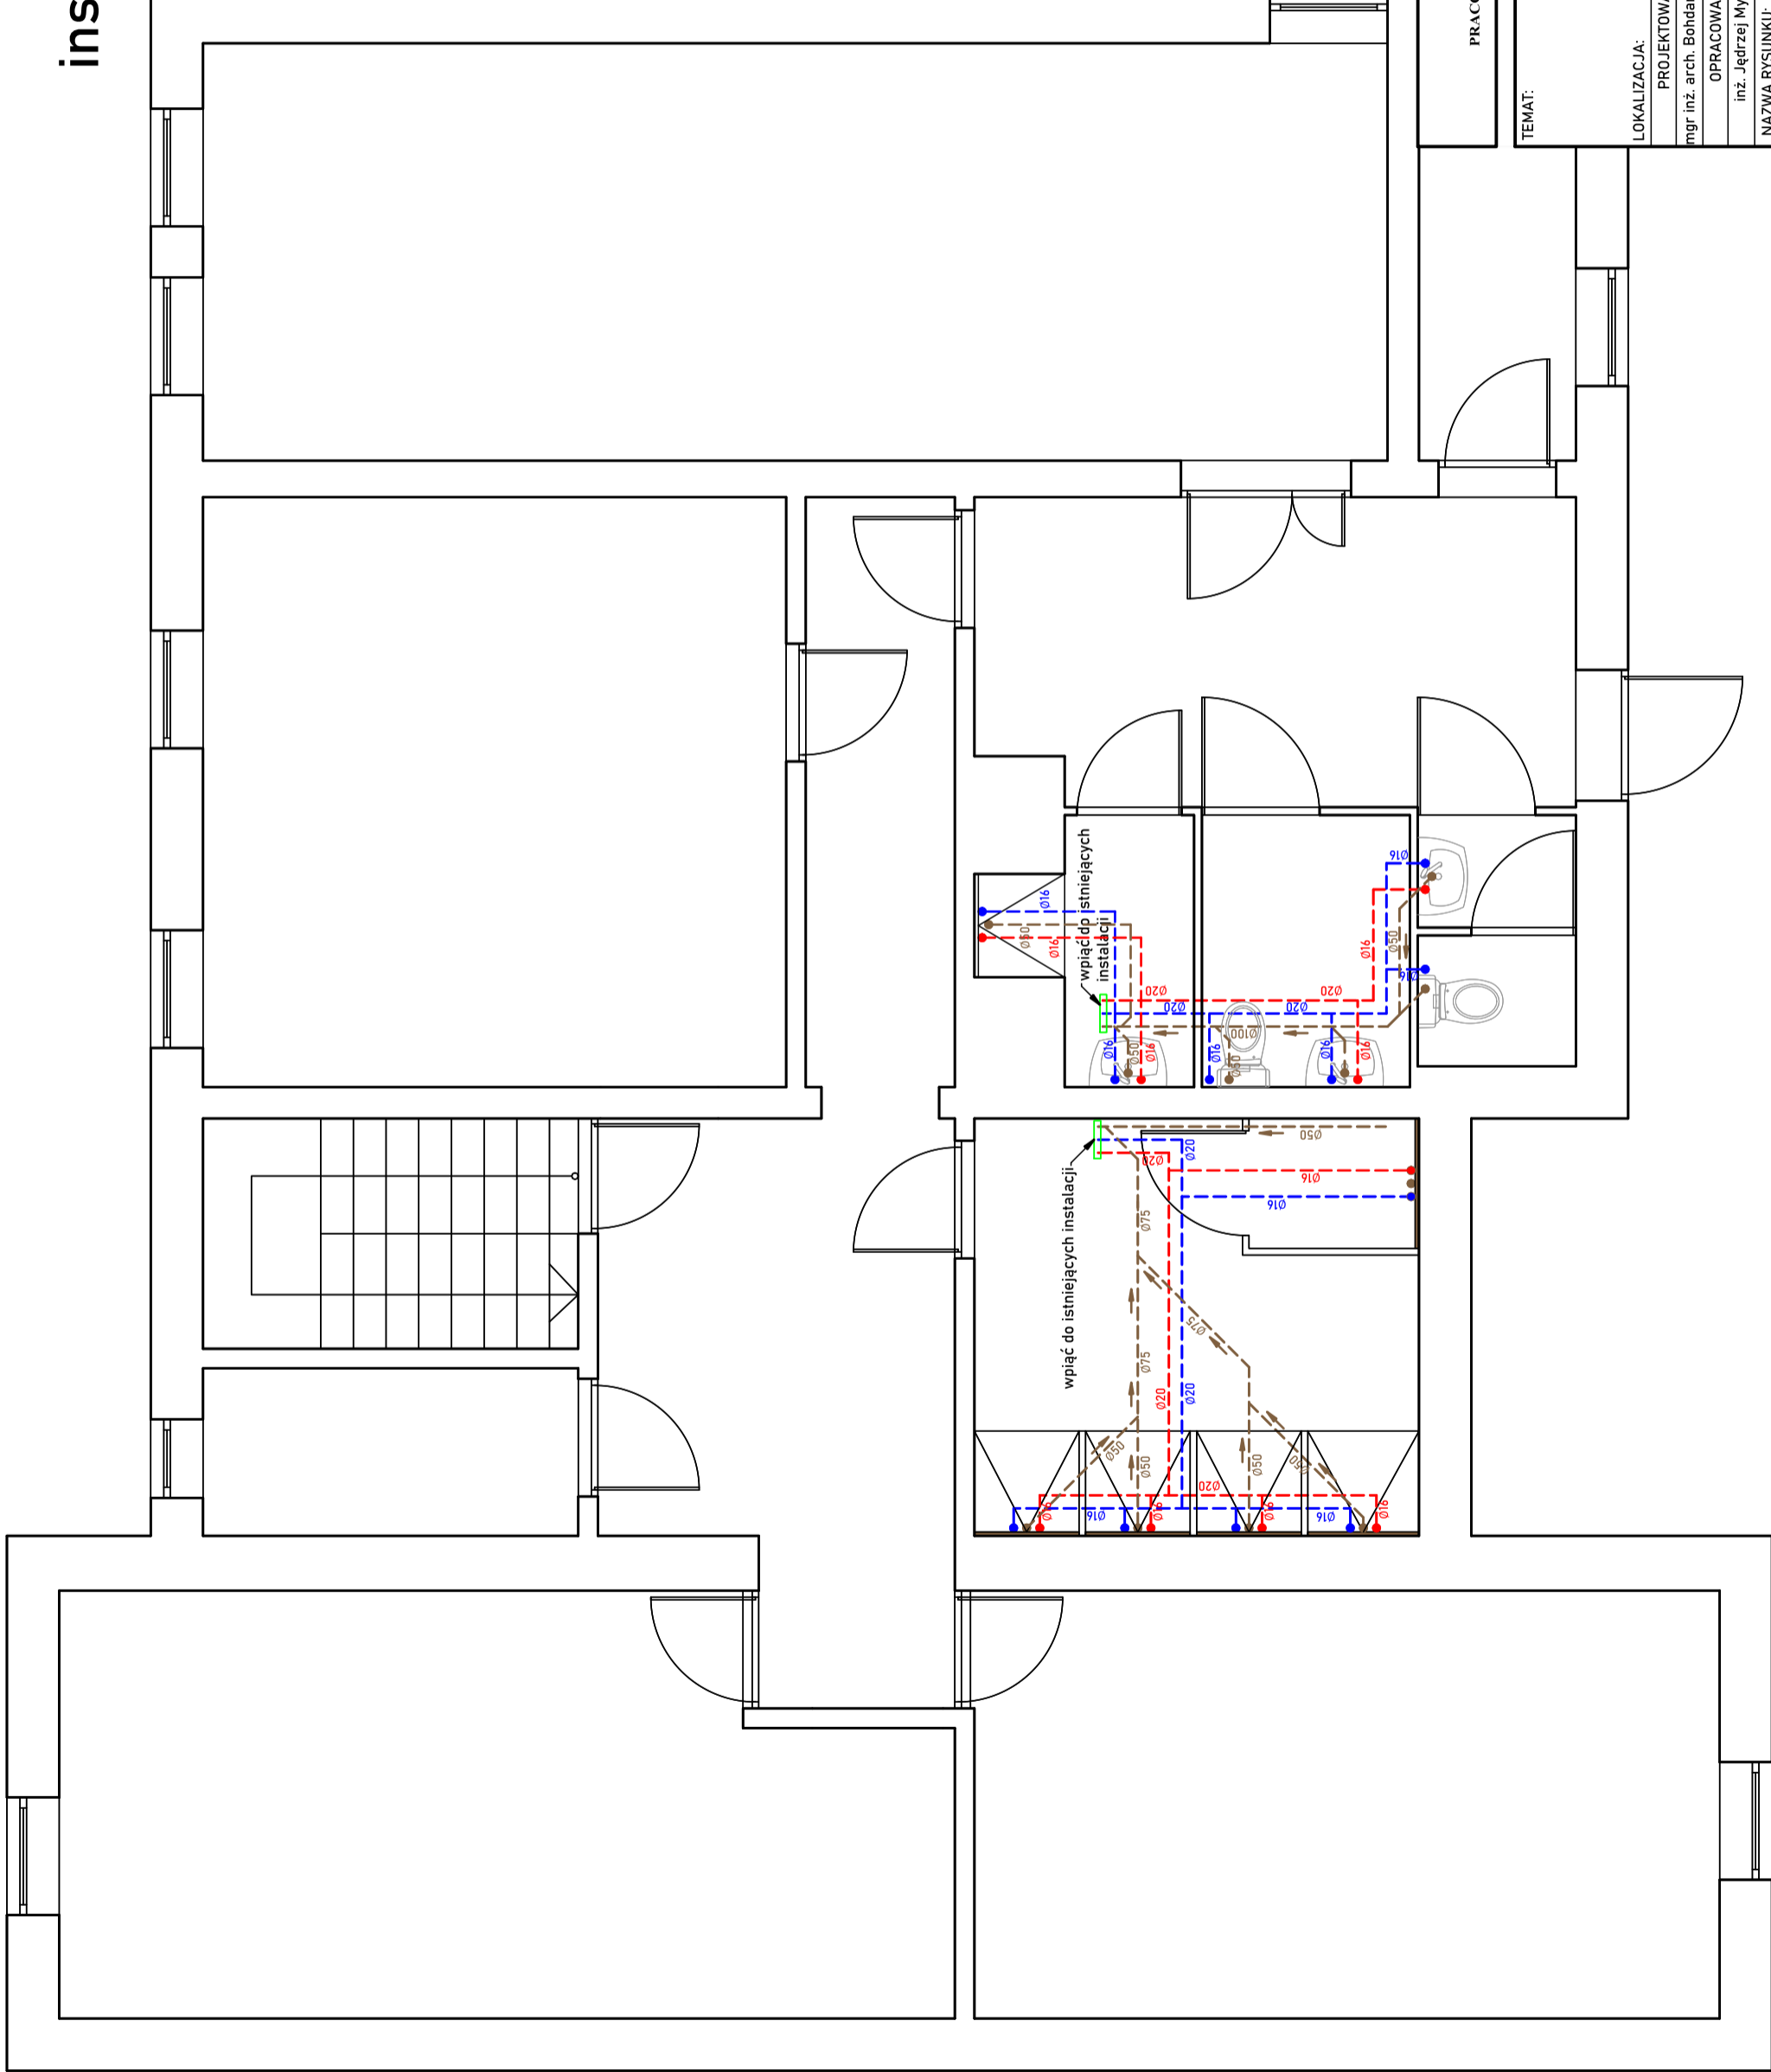

PRACOWNIA **DeCADA** PROJEKTOWA

inż. Jędrzej Myszka tel. 609 511 989 Biuro: Kołomyjska ul. Wodna 14

TEMAT:

PROJEKT BUDOWLANY
Remont zaplecza szatniowo-sanitarnego
przy boisku sportowym w Lipuszu.

LOKALIZACJA: Działka nr 310/15, obręb Lipusz, gmina Lipusz.

PROJEKTOWAŁ:	NR UPRAWNIENI:	PODPIS:	SKALA:
mgr inż. arch. Bohdan Szyłański	6159/Gd/94		1:50
OPRACOWAŁ:	NR UPRAWNIENI:	PODPIS:	DATA:
inż. Jędrzej Myszka	POM/0040/P005/07		MARZEC 2019
NAZWA RYSUNKU:	instalacja wod-kan		
STAN PROJEKTOWY			RYS NR
			4